


"Дом в рододендронах 5 (В)"
ЗЕРКАЛЬНОЕ ОТОБРАЖЕНИЕ

ПЛАН 1-го ЭТАЖА

С - 1

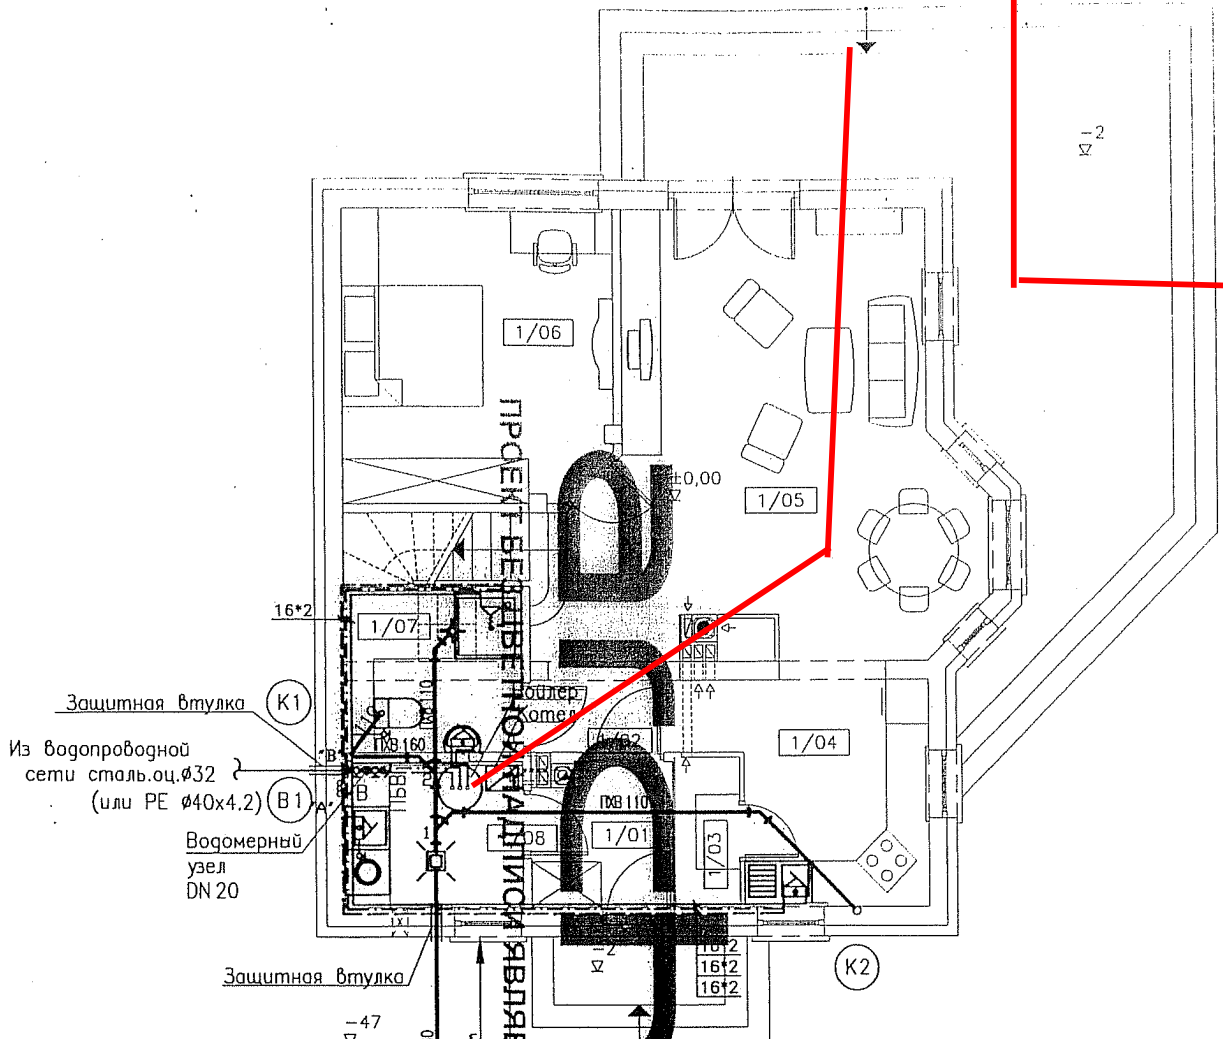

Защитная втулка (K1)
Из водопроводной сети сталь. оц. $\phi 32$ (или PE $\phi 40 \times 4.2$) (B1)
Водомерный узел DN 20

Защитная втулка (K2)
-47
DN 160
-3.00
KK1

В канализационную сеть (или непроницаемый очищаемый резервуар)

ПРОЕМ В СТЕНЕ НЕ ЗАПЛАНИРОВАН И ЯВЛЯЕТСЯ НЕЛЕГАЛЬНОЙ КОПИЕЙ

1/01	ТАМБУР
1/02	ХОЛЛ
1/03	КЛАДОВАЯ
1/04	КУХНЯ
1/05	ГОСТИНАЯ
1/06	КОМНАТА
1/07	ВАННАЯ
1/08	КОТЕЛЬНАЯ

Обозначения:
 ————— холодная вода
 - - - - - теплая вода
 - - - - - циркуляция
 - - - - - канализация

- 16*2 – труба PEХ/Al/PEХ 16х2мм
- 20*2 – труба PEХ/Al/PEХ 20х2мм
- 26*3 – труба PEХ/Al/PEХ 26х3мм
- 32*3 – труба PEХ/Al/PEХ 32х3мм

ПХВ50 – канализационная труба ПХВ – DN50/D850
 ПХВ110 – канализационная труба ПХВ – DN100/D8110
 ПХВ160 – канализационная труба ПХВ – DN150/D8160

Коп. уч.		Подпись	Дата
Разработал:	инж. Артур Мазур	<i>Arтур Мазур</i>	2007.12
Перевод:	арх. Б. Мендель	<i>Б. Мендель</i>	2008.03
Адаптация:			

"Дом в рододендронах 5 (В)"
 Локализация:
 ПЛАН 1-го ЭТАЖА
 1:100

Стадия	Лист	Листов
С	1	9
Разработан в польском Архитектурном Бюро "ARCHON +" ВСЕ ПРАВА ЗАЩИЩЕНЫ Лицензия на проект для "АРХОН Украина" Киев, тел. (044) 251 26 04		

